


Załącznik nr 1 do Decyzji Starosty Braniewskiego nr Gk.6821.2.2022 z dnia 14.07.2022r.

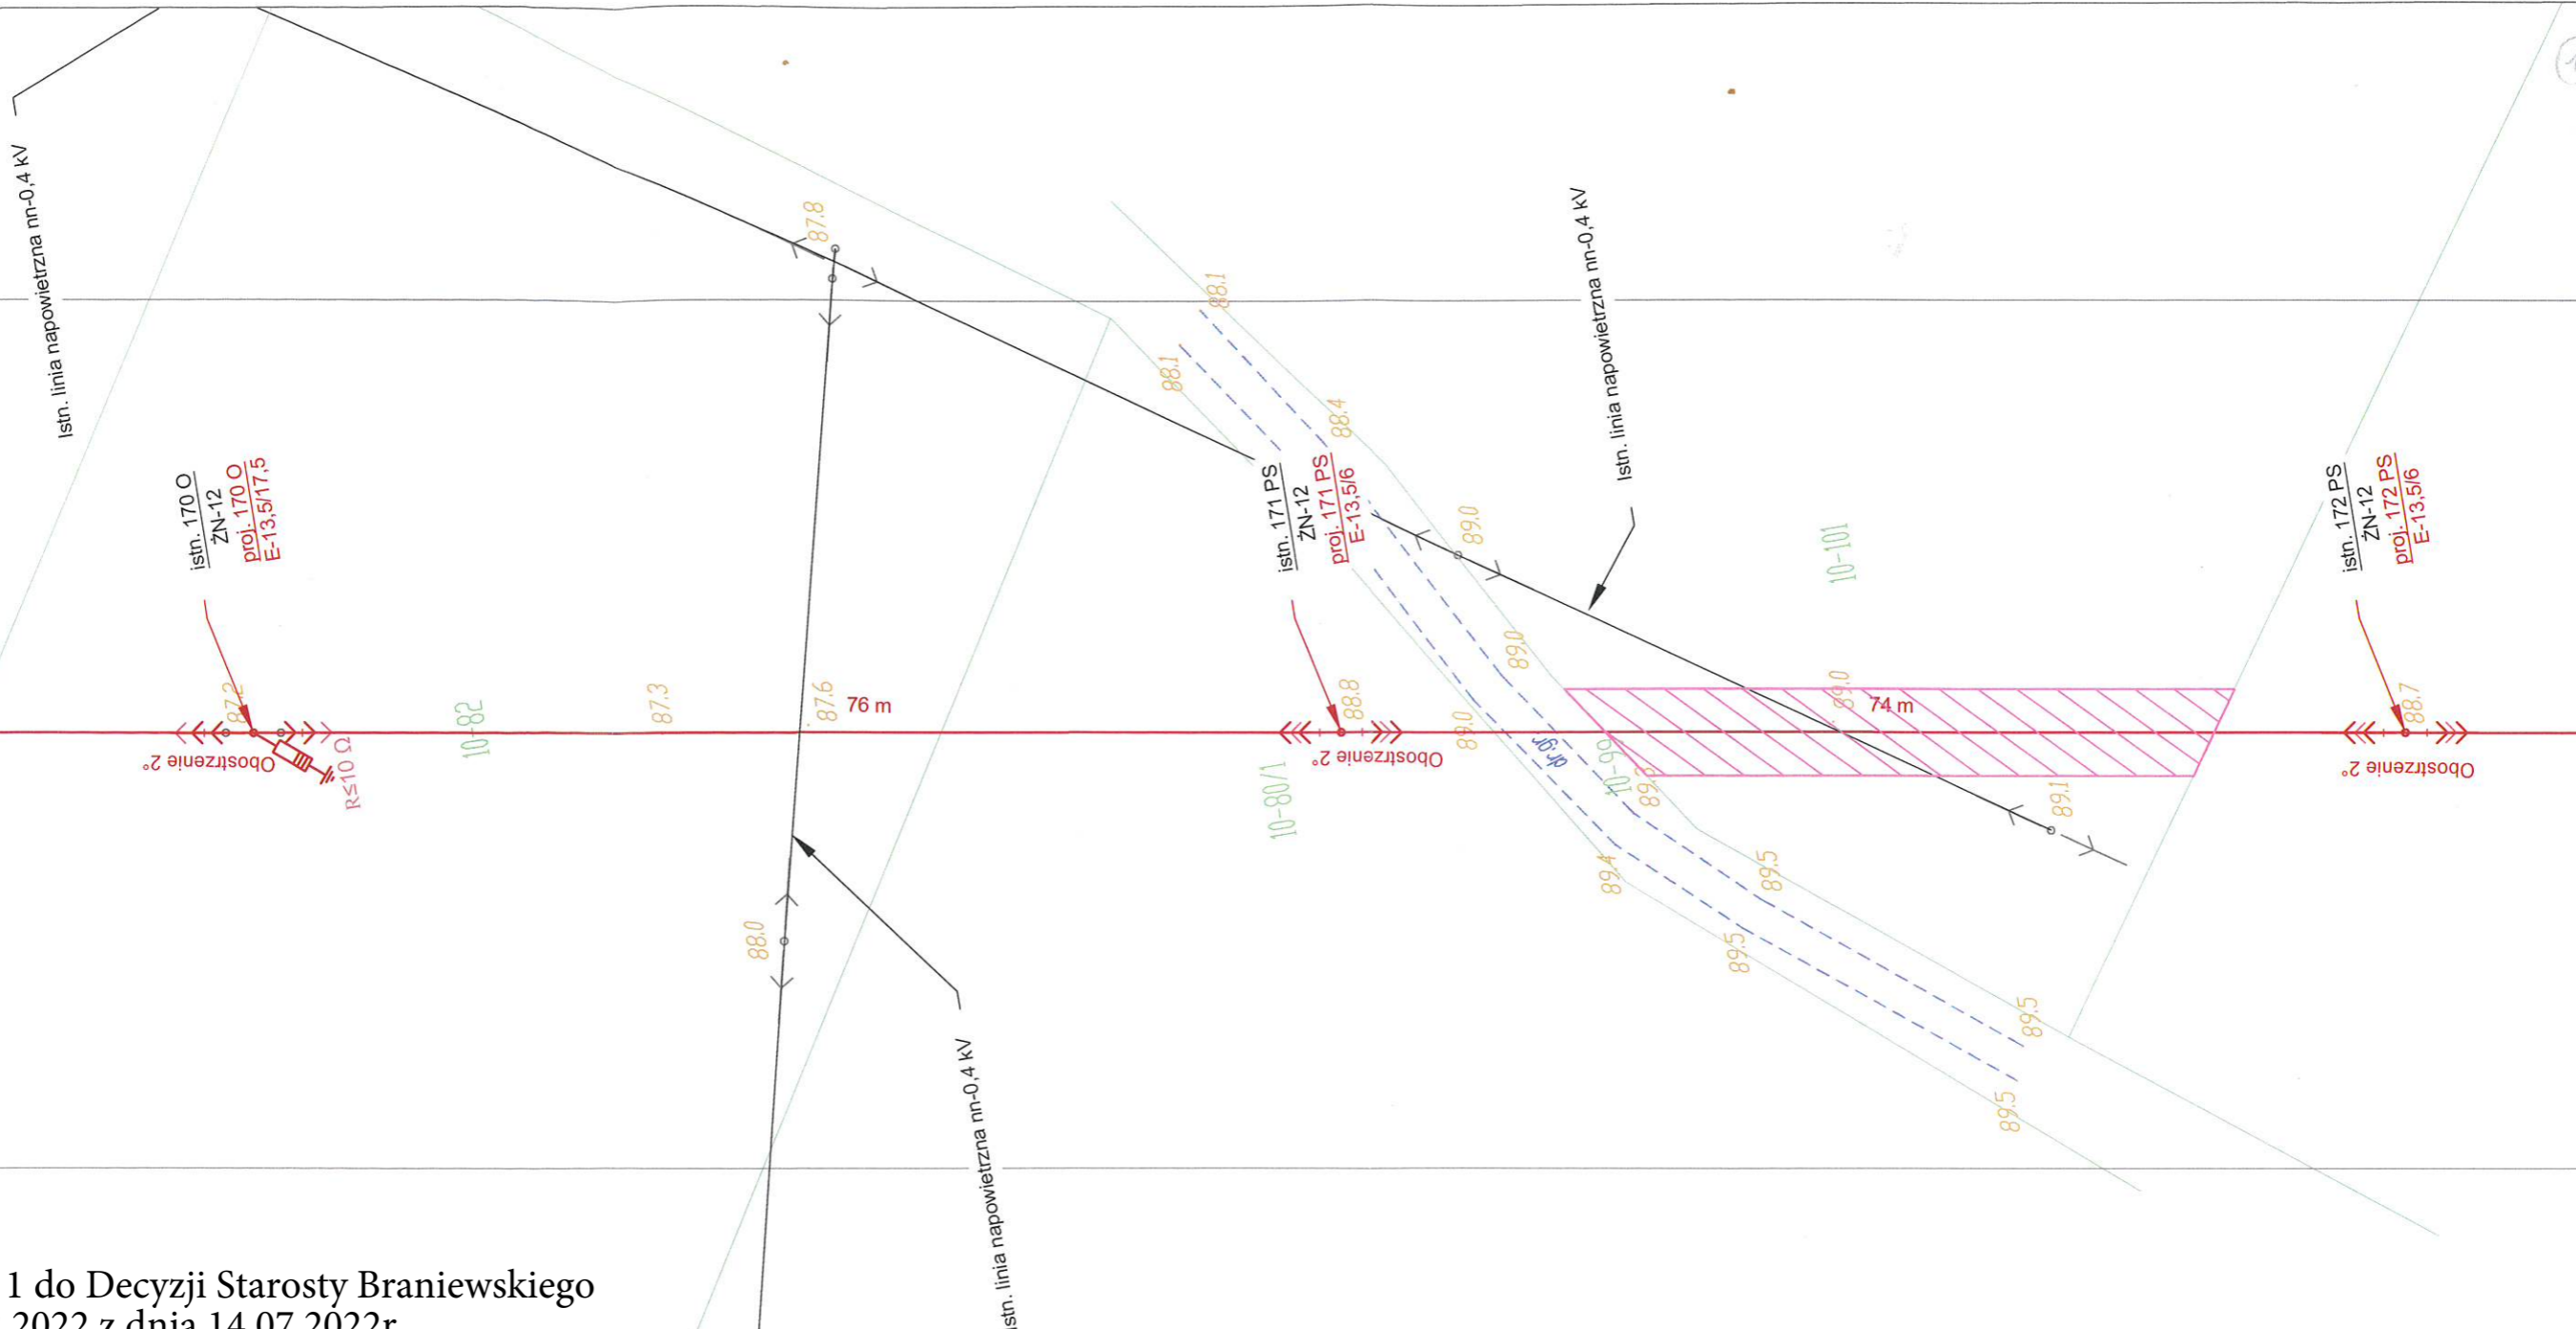

**LEGENDA:**

- proj. słup SN-15 kV
- proj. linia napowietrzna SN-15 kV
- istn. słup SN-15 kV
- istn. linia napowietrzna SN-15 kV
- istn. słup nn-0,4 kV
- istn. linia napowietrzna nn-0,4 kV
- obszar zajęcia nieruchomości

**Uwaga:**  
 Zbliżenia z elementami innych sieci wykonywać zgodnie z wytycznymi normy N SEP-E-003

Nazwa opracowania:		Przedsiębiorstwo Inżynieryjno-Techniczne <b>TELTOR-POL PÓŁNOC S.A.</b> ul. Śnieżna 1, 80-554 Gdańsk Tel. 58 343 21 67 Fax 58 346 41 14	
Przebudowa elektroenergetycznej sieci SN-15 kV nr 9600 Piotrowiec-Jeziorko w gm. Pieniężno		Nr umowy: ZN/6576/606MZI/2021/20255/1	
Nazwa rysunku:		Skala: 1: 500	Arkusze: 2/2
Projekt zagospodarowania terenu		Nr projektu: 546	Rysunek nr E-1
Funkcja	Imię i Nazwisko	Nr uprawnień	Data
Projektował:	mgr inż. Radosław Rutkowski	POM/0426/PWBE/21 instalacyjna	02.2022 r.
Sprawdziła:	mgr inż. Wiesław Jędryszek	GT-III-630/128/75 instalacyjno-inżynieryjna	
			Podpis