
 



 


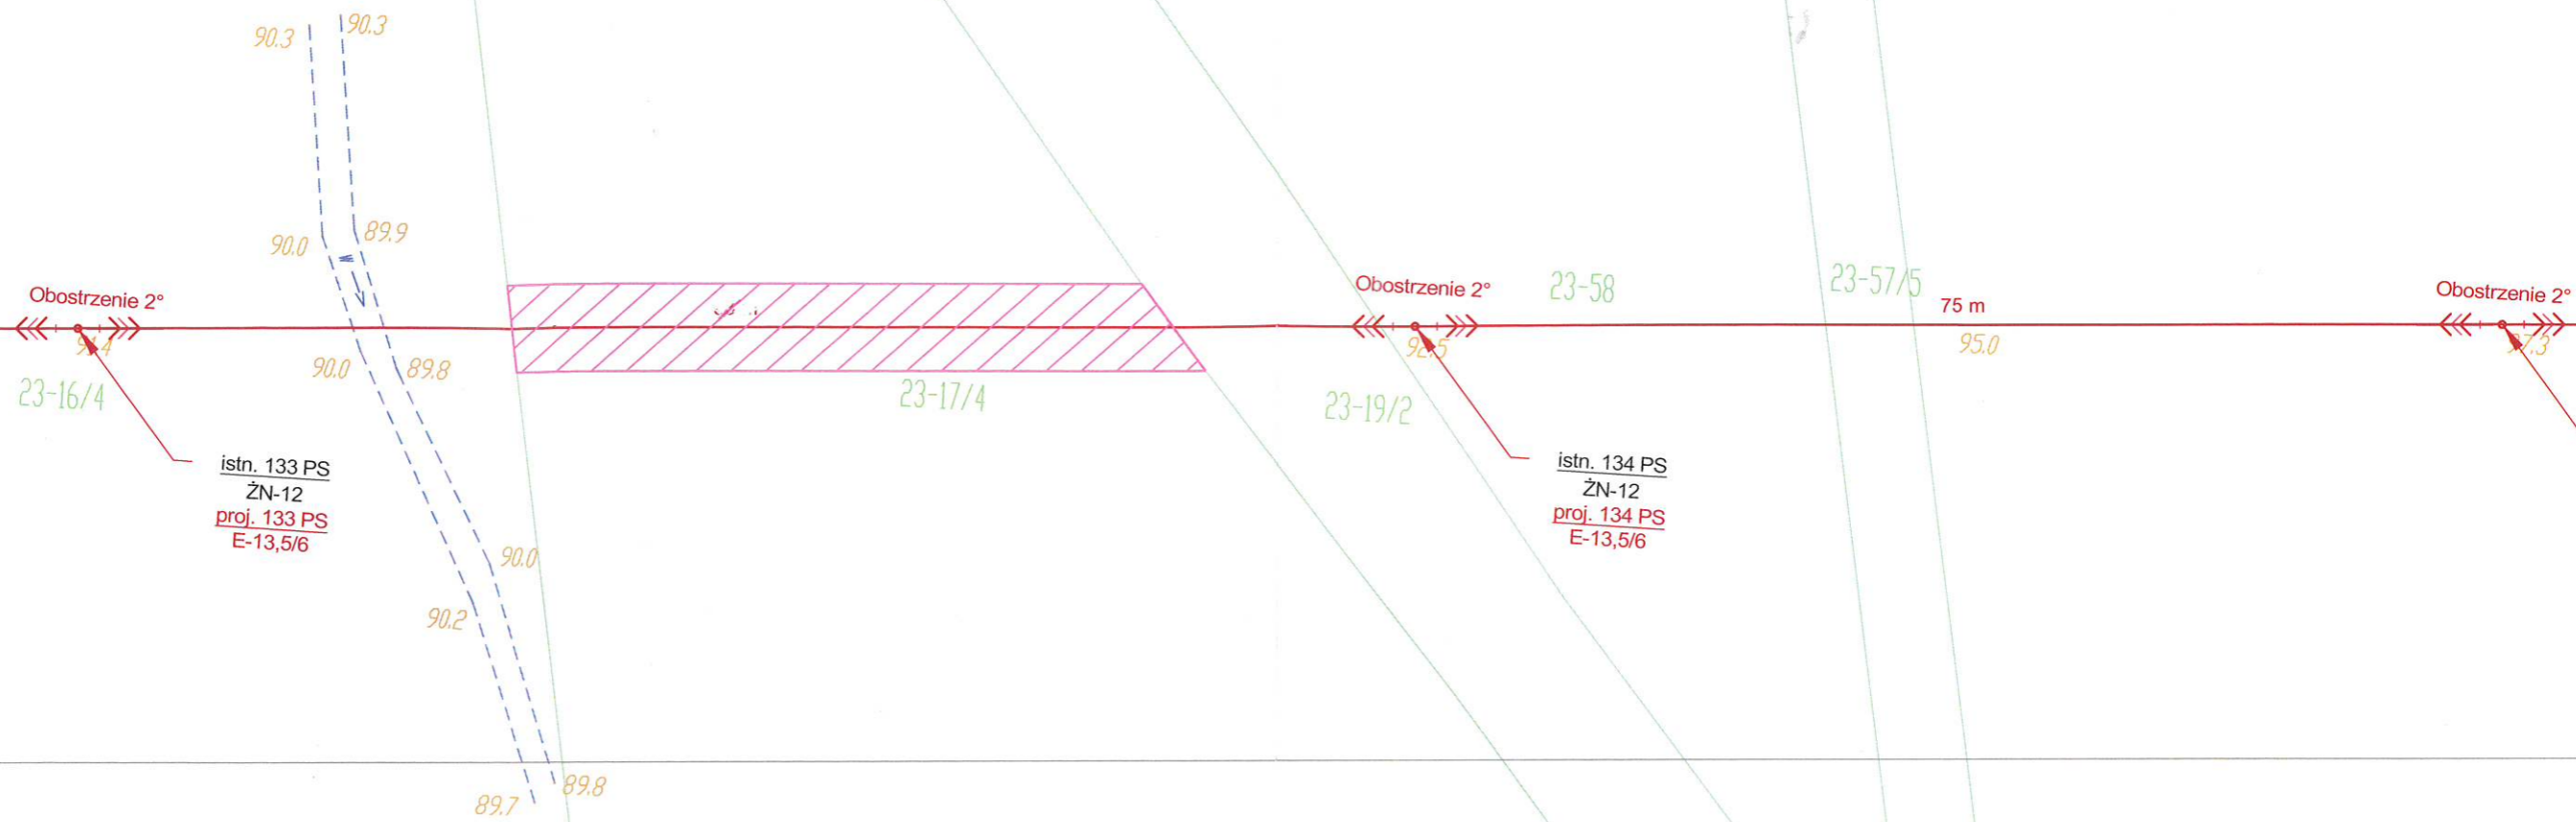

Załącznik graficzny do Decyzji  
 Starosty Braniewskiego  
 Gk.6821.6.2022 z dnia 04.08.2022r.



LEGENDA:

-  proj. słup SN-15 kV
-  proj. linia napowietrzna SN-15 kV
-  istn. słup SN-15 kV
-  istn. linia napowietrzna SN-15 kV
-  istn. słup nn-0,4 kV
-  istn. linia napowietrzna nn-0,4 kV
-  obszar zajęcia nieruchomości

**Uwaga:**  
 Zbliżenia z elementami innych sieci  
 wykonywać zgodnie z wytycznymi  
 normy N SEP-E-003

Nazwa opracowania:		Przedsiębiorstwo Inżynieryjno-Techniczne TELTOR-POL PÓŁNOC S.A. ul. Śnieżna 1, 80-554 Gdańsk Tel. 58 343 21 67 Fax 58 346 41 14	
Przebudowa elektroenergetycznej sieci SN-15 kV nr 9600 Piotrowiec-Jeziorko w gm. Pieniężno		Nr umowy: ZN/6576/606MZI/2021/20255/1	
Nazwa rysunku:		Skala: 1: 500	Arkusz: 1/1
Projekt zagospodarowania terenu		Nr projektu: 546	Rysunek nr E-1
Funkcja	Imię i Nazwisko	Nr uprawnień	Data
Projektował:	mgr inż. Radosław Rutkowski	POM/0426/PWBE/21 instalacyjna	02.2022 r.
Sprawdziła:	mgr inż. Wiesław Jędrzysek	GT-III-630/128/75 instalacyjno-inżynieryjna	
			Podpis 